

LEGENDA MÍSTNOSTÍ

Č.M.	ÚČEL MÍSTNOSTI	m ²
1.01	ZÁDVEŘÍ	4,40
1.02	HALA	5,10
1.03	WC	2,00
1.04	KOUPELNA	7,60
1.05	LOŽNICE	15,80
1.06	POKOJ	11,50
1.07	OBÝVACÍ POKOJ	16,80
1.08	KUCHYNĚ	5,70
1.09	SPIŽ	1,50

POZNÁMKA :

MONTÁŽNÍ PRVEK AM101/1120 Sádromodul (STAVEBNÍ VÝŠKA 1120 mm) PRO ZÁVĚSNÉ WC, EAN8595580549398 VYRÁBÍ FIRMA ALCAPLAST.
(Montážní prvek pro WC NEOBSAHUJE ovládací tlačítko – objednat dle investora).

ODPADNÍ POTRUBÍ VNITŘNÍ KANALIZACE JE Z POLYPROPYLENU (SYSTÉM SiTech+) A VYRÁBÍ JEJ VČETNĚ TVAROVEK FIRMA WAVIN.

SPRCHOVÁ VANIČKA BUDE OPATŘENA ZÁSTĚNOU JIKA TYP LYRA PLUS 253381 (SPRCHOVÝ KOUT 800 mm, ČTVRTKRUH).

SVODNÉ POTRUBÍ BUDE OD FIRMY WAVIN Z TRUB A TVAROVEK Z PVC-U (SYSTÉM KG).
SVODNÉ POTRUBÍ VEDENÉ POD ÚROVNÍ PODLAHY 1. NP BUDE ULOŽENO DO PÍSKOVÉHO LÓŽE. V SOULADU S ČSN 1610 A PŘEDPISY VÝROBCE BUDE PROVEDEN OBSYP, ZASYPÁNÍ POTRUBÍ VHODNÝM STAVEBNÍM MATERIÁLEM A NÁSLEDNĚ HUTNĚNÍ. TLOUŠTKA PÍSKOVÉHO LÓŽE BUDE MIN. 150mm OD DNA POTRUBÍ.

VĚTRACÍ POTRUBÍ k1 A k4 BUDE VYVEDENO NAD STŘECHU. POTRUBÍ BUDE NAPOJENO POMOCÍ FLEXI–TRUBKY NA NÁSTAVEC PRO ODVĚTRÁNÍ KANALIZACE VEDOUCÍ PŘES PROSTUPOVOU TAŠKU, KTERÁ BUDE DODÁNA SPOLEČNĚ SE STŘEŠNÍ KRYTINOU. VĚTRACÍ POTRUBÍ "k2" BUDE OPATŘENO PŘÍVZDUŠNOVACÍM VENTILEM HL 900NECO.

NA SPLAŠKOVÉM ODPADNÍM POTRUBÍ k1, k2 A K4 BUDE POUŽIT ČISTÍCÍ KUS. PŘÍSTUPOVÝ OTVOR K NĚMU BUDE OPATŘEN DVÍRKY POD OBKLAD.

PRO PŘIPOJENÍ POJIŠŤOVACÍCH VENTILŮ OD INSTALOVANÝCH ZAŘÍZENÍ NA VNITŘNÍ KANALIZACI BUDE POUŽIT VŤOK HL 20 SE ZÁPACHOVOU UZÁVĚRKOU. VYÚSTĚNÍ PŘEPADŮ OD POJIŠŤOVACÍCH VENTILŮ BUDE MIN. 40 mm NAD VŤOKEM.


SPLAŠKOVÉ ODPADNÍ VODY BUDOU ROZDĚLENY NA VODY ŠEDÉ A ČERNÉ. ŠEDÉ SPLAŠKOVÉ ODPADNÍ VODY BUDOU SVEDENY DO REKUPERÁTORU TEPLÉ VODY, KDE ODEVZDAJÍ ČÁST TEPLA PRO PŘEDEHŘEV TEPLÉ VODY. BUDE POUŽIT REKUPERAČNÍ VÝMĚNÍK AKIRETHERM S CERTIFIKOVANOU ÚČINNOSTÍ 78,8%. PŘESNÉ UMÍSTĚNÍ REKUPERAČNÍHO VÝMĚNÍKU BUDE UPŘESNĚNA VE VÝKRESE KOORDINAČNÍ SITUACE. PŘI BĚŽNÉM POUŽITÍ BUDE VODA V REKUPERAČNÍM VÝMĚNÍKU PŘEDEHŘÁTÁ NA PŘIBLIŽNĚ 30°C.

LEGENDA ZAŘÍZOVACÍCH PŘEDMĚTŮ :

	KANALIZAČNÍ POTRUBÍ Z PP WAVIN SiTech+ SPOJOVANÉ NA HRDLA (ODHLUČNĚNÉ POTRUBÍ)
	KANALIZAČNÍ POTRUBÍ Z PP WAVIN SiTech+ SPOJOVANÉ NA HRDLA (ODHLUČNĚNÉ POTRUBÍ)
	ŠEDÉ ODPADNÍ VODY
WC	ZÁCHODOVÁ MÍSA ZÁVĚSNÁ JIKA, SÉRIE DEEP BY JIKA 51x36 cm, obj. č. 820610 S MONTÁŽNÍM PRVKEM PRO WC + KLOZETOVÉ SEDÁTKO S POKLOPEM, obj. č. 893610 ODPADNÍ KOLENO PRO WC DN 90 A PŘECHODKA DN 90/110 JE SOUČÁSTÍ DODÁVKY MONTÁŽNÍHO PRVKU PRO WC
U1	UMÝVÁTKO JIKA, SÉRIE LYRA PLUS 40x31 cm, obj. č. 8153810001061 (OTVOR BATERIE VPRAVO) A430 – SIFON UMYVADLOVÝ ALCAPLAST DN 32, PŘEVL. MATICE 5/4", kčd A430, EAN 8594045935547 ZÁSUVNÉ TĚSNĚNÍ PRO d1=53 A ODTOKOVOU TRUBKU d=32 mm, obj. č. HF292020W
U2	UMYVADLO JIKA, SÉRIE DEEP BY JIKA 65x48 cm, obj. č. 812614 A430 – SIFON UMYVADLOVÝ ALCAPLAST DN 32, PŘEVLEČNÁ MATICE 5/4", EAN 8594045935547 ZÁSUVNÉ TĚSNĚNÍ PRO d1=53 A ODTOKOVOU TRUBKU d=32 mm, obj. č. HF292020W
VA	VANA JIKA TIGO AKRYLÁTOVÁ ROHOVÁ ASYMETRICKÁ 160x80 cm – LEVÁ, obj. č. 221210 A51CRM–80 – SIFON VANOVÝ AUTOMAT KOMPLET ALCAPLAST, DÉLKA 800 mm, EAN 8594045936605
SV	SPRCHOVÁ VANIČKA JIKA, SÉRIE PADANA (LITÝ MRAMOR), ČTVRTKRUHOVÁ 80x80 cm, obj. č. 211932 A49CR – SPRCHOVÝ SIFON VANIČKOVÝ ALCAPLAST, ODTOK SPRCHY ø 90 mm, EAN 8594045930627 A52 – KOLENO 45° PRO VANIČKOVÉ SIFONY ALCAPLAST, EAN 8594045930696
D	JEDNODÍLNÝ DŘEZ VČETNĚ ODPADNÍHO VENTILU BUDE SOUČÁSTÍ DODÁVKY KUCHYŇSKÉ LINKY A80–DN40 – SIFON TRUBKOVÝ ALCAPLAST DN 40, PŘEVLEČNÁ MATICE 6/4", EAN 8594045931488 GEBERIT ODPADNÍ VENTIL 1 1/2" PRO DŘEZY S OTOČNÝM OVLÁDÁNÍM, obj. č. 152.931.20.1 ZÁSUVNÉ TĚSNĚNÍ PRO d1=53 A ODTOKOVOU TRUBKU d=40 mm, obj. č. HF292050W
PS	APS3 – SIFON PRAČKOVÝ PODOMÍTKOVÝ ALCAPLAST, DN 50, NEREZ, EAN 8594045931259

PROJEKTOVÁ DOKUMENTACE JE VYPRACOVÁNA V ROZSAHU PRO STAVEBNÍ ŘÍZENÍ. TATO DOKUMENTACE NENAHRAŽUJE DOKUMENTACI K PROVEDENÍ STAVBY ANI VÝROBNÍ DOKUMNETACE

HL INŽENÝR PROJEKTU ING. LUBOŠ KÁNĚ		ZODP. PROJEKTANT ING. LUBOŠ KÁNĚ		KONTROLOVAL ING.ONDŘEJ ŽIDEK		VYPRACOVAL MICHAELA CHLEBOVÁ		GSERVIS PROJEKTY A DOMY G.SERVIS CZ, s.r.o. Tiskařská 257/10 108 00 Praha 10 - Malešice	
MÍSTO STAVBY: STAVEBNÍK: DATUM:									
Zichov p.č.28/2,28/4,38/3,1228/2,1229,1230/1,st.1231 Peter Lebedev 12/2022									
STAVBA: RODINNÝ DŮM - AXOR - Z								FORMÁT	4x A4
ČÁST PROJEKTU : D.1.4.3 - ZDRAVOTNÉ TECHNICKÉ INSTALACE								ARCH. Č.	05/2022
								STUPEŇ	DSP
								MĚŘÍTKO 1:50 KÓTOVÁNO V mm	čís. výk. D.1.4.3b_2
OBSAH VÝKRESU: PŮDORYS 1.NP - VNITŘNÍ KANALIZACE									

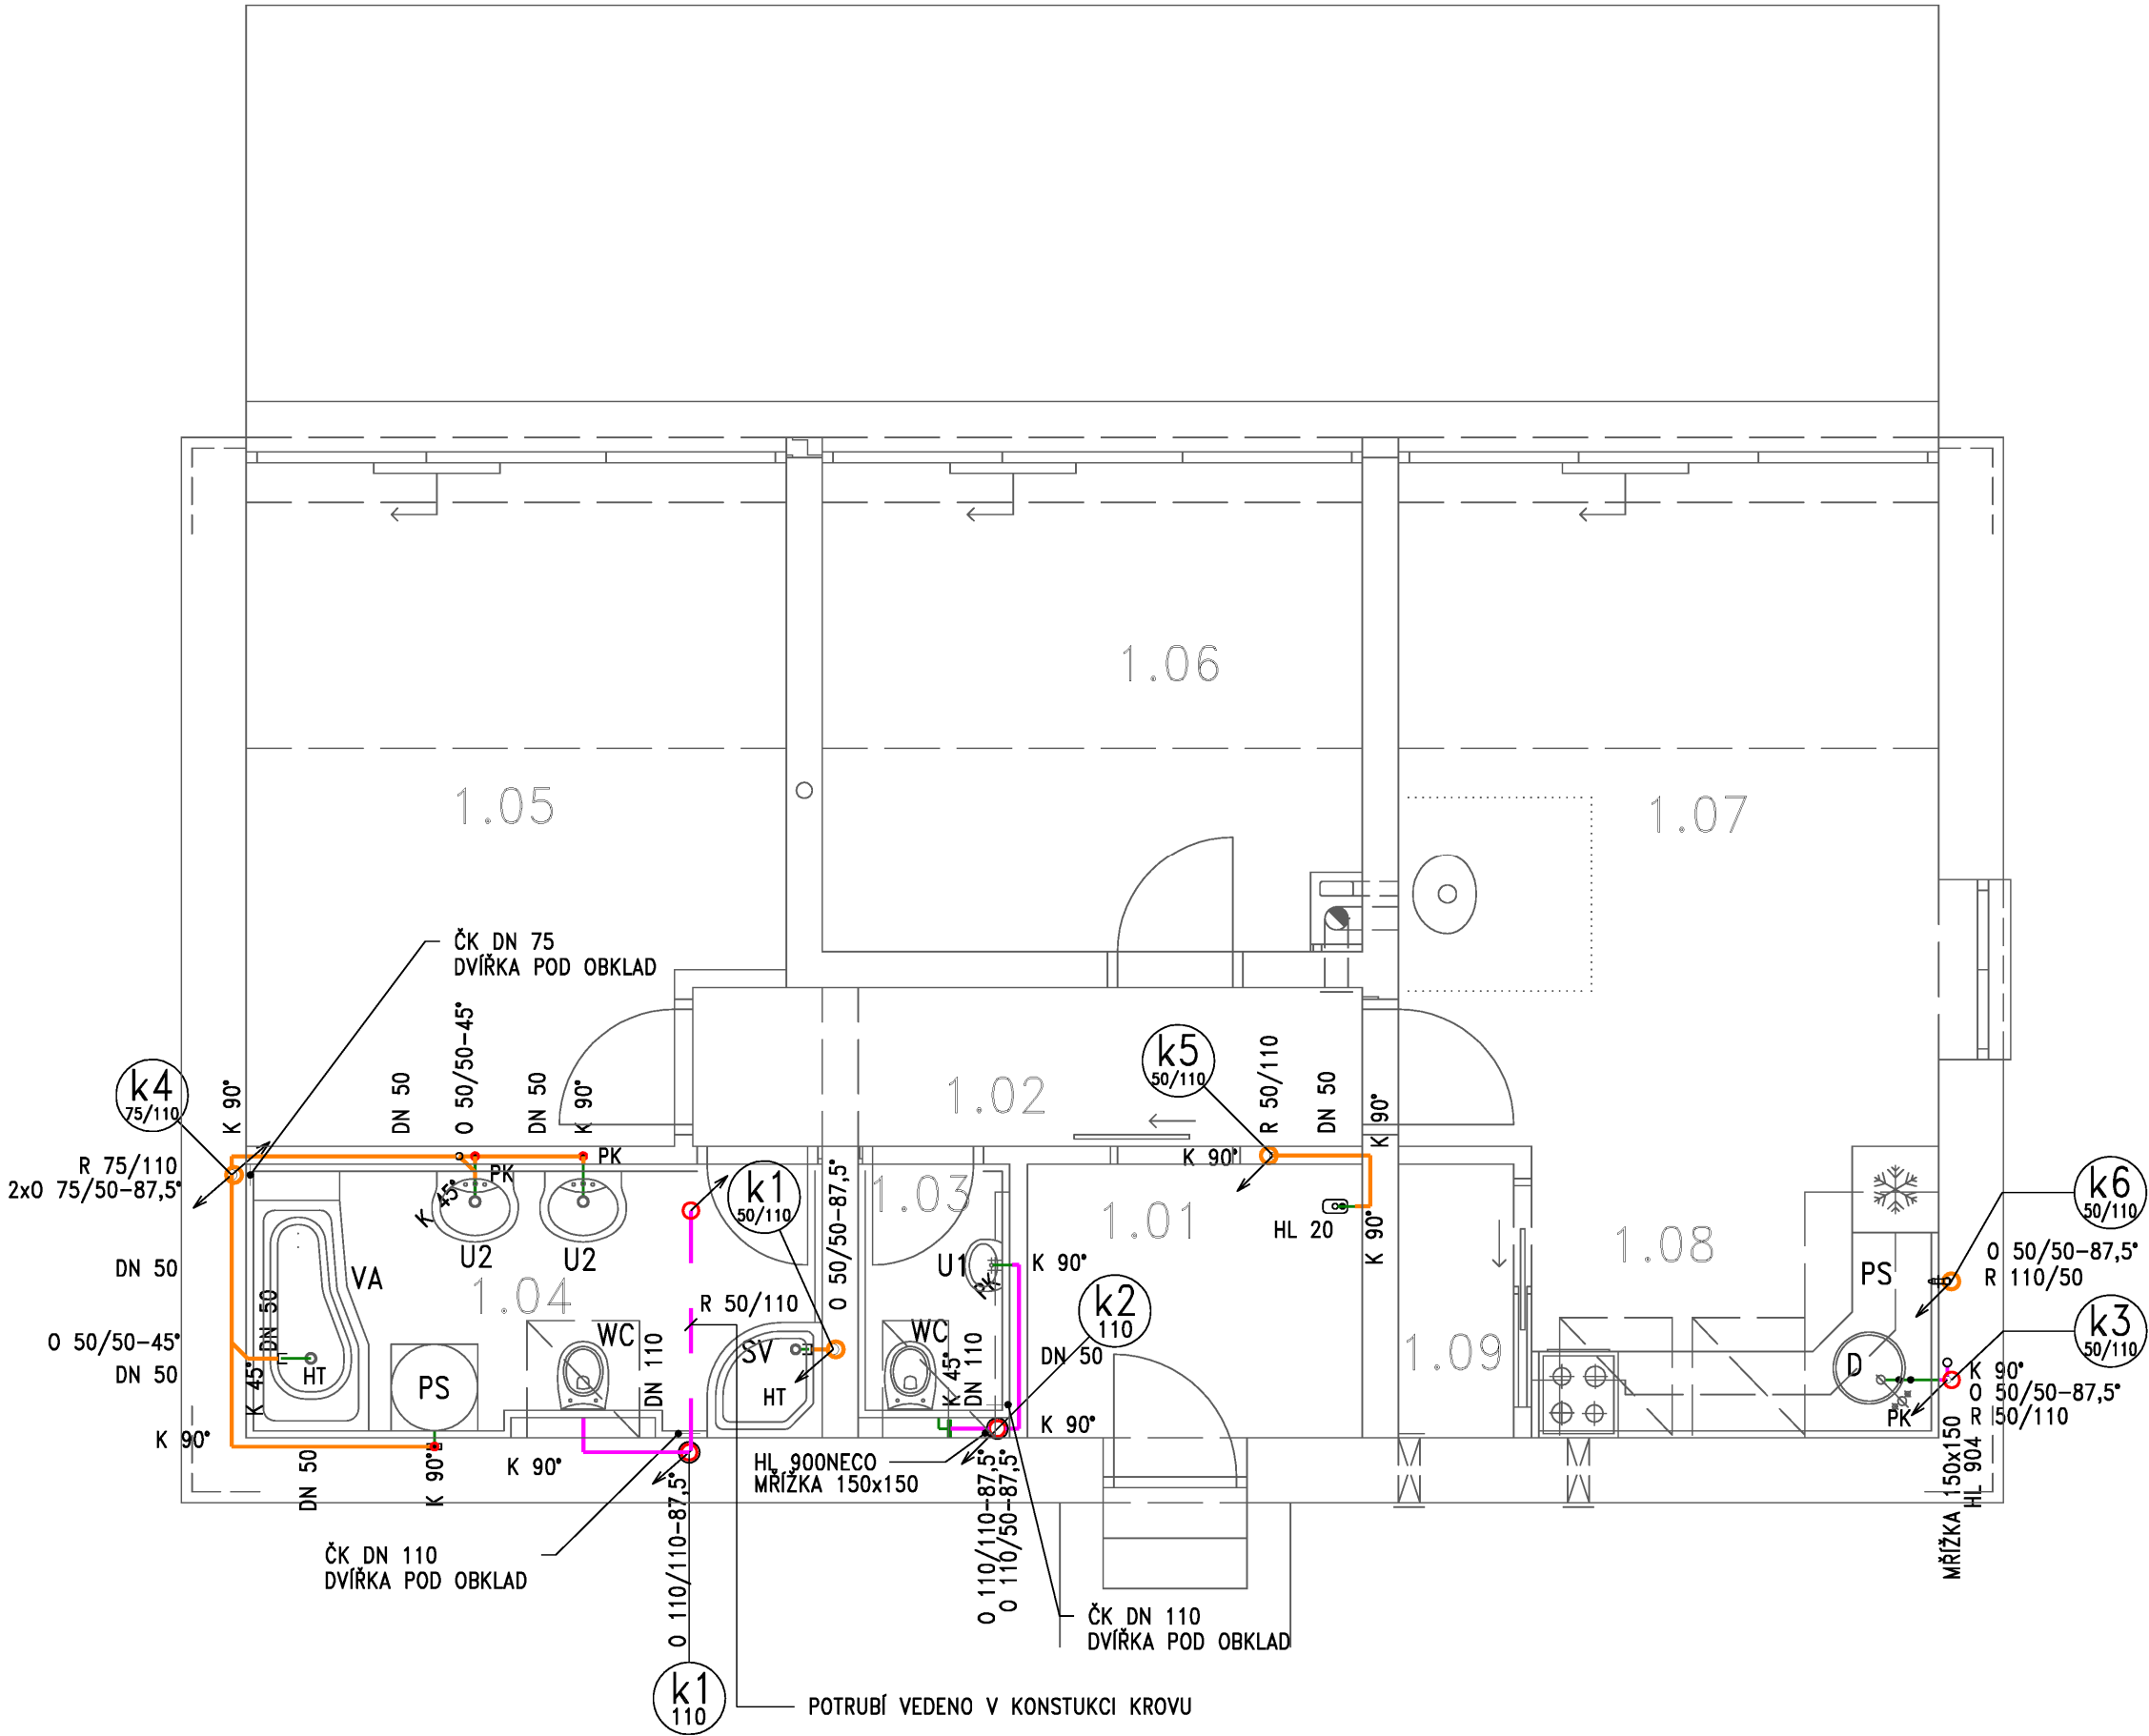

LEGENDA TVAROVEK :

K	KOLENO
2xK 45°	M KOLENA S VLOŽENÝM MEZIKUSEM cca. 250 mm – MÍSTO PATKOVÉHO KOLENA
PK	PŘIPOJOVACÍ KOLENO 90° S HRDLEM PRO PŘIPOJENÍ ZÁPACHOVÉ UZÁVĚRKY + TĚSNÍCÍ MANŽETA PRO d1=53 (umyvadlo d=32; dřez A HL20 d=40)
R	REDUKCE EXCENTRICKÁ, KRÁTKÁ
RD	REDUKCE EXCENTRICKÁ, DLOUHÁ
O	ODBOČKA (v odpadním potrubí 90°; ve svodném potrubí 45°)
HT	HRDLO S TĚSNĚNÍM PRO PŘIPOJENÍ ZÁPACHOVÉ UZÁVÍRKY VANY, SPRCHOVÉHO ŽLABU, PRAČKOVÉHO SIFONU A PŘÍVZDUŠNOVACÍHO VENTILU
ČK	ČISTÍCÍ KUS 90° S KRUHOVÝM OTVOREM DO SVISLÉHO POTRUBÍ
HL 20	VŤOK 6/4" S FIXAČNÍ OBJÍMKOU K HL 100 + ZÁPACHOVÁ UZÁVĚRKA HL 136.3 + REDUKCE HL 12.3
HL 900NECO	PŘÍVZDUŠNOVACÍ VENTIL DN 110
HL 904	PŘÍVZDUŠNOVACÍ VENTIL DN 40 S ADAPTÉREM 32/50
RV	REKUPERAČNÍ VENTIL AKIRETHERM